



Detalhe Corrimão e do Guarda Corpo



Detalhe Central GLP

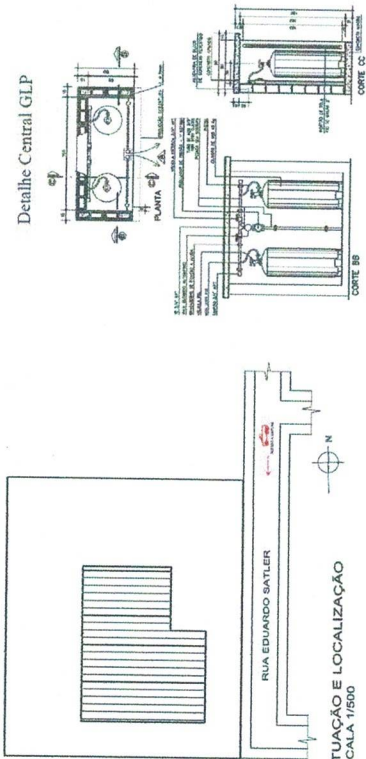


SITUAÇÃO E LOCALIZAÇÃO
ESCALA 1/500

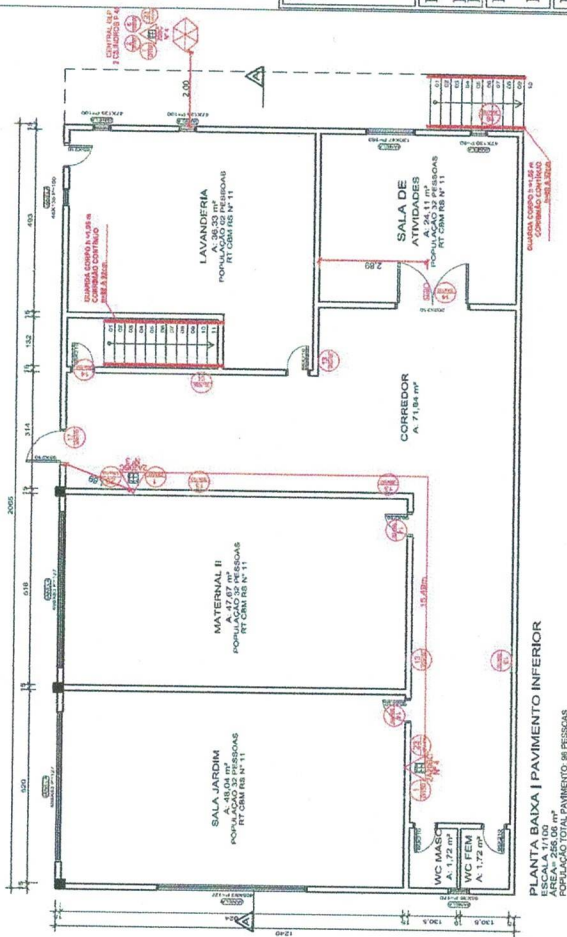


PLANTA BAIXA | PAVIMENTO INFERIOR
ESCALA 1/100
ÁREA: 375,15m²
PERÍMETRO: 134,00m
POPULAÇÃO TOTAL: 22 PESSOAS


CORTE AA
ESCALA 1/100

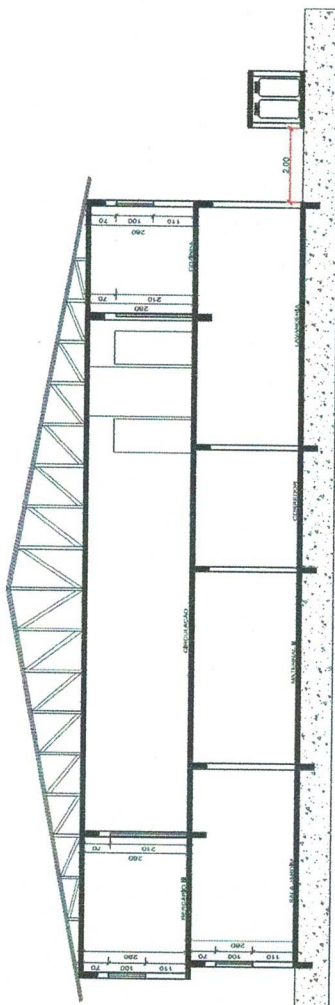

Detalhe da fixação do extintor de incêndio

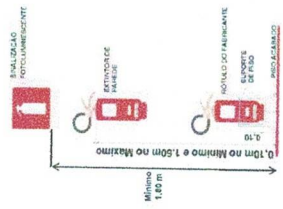

Detalhe da Instalação da Sinalização de Saída

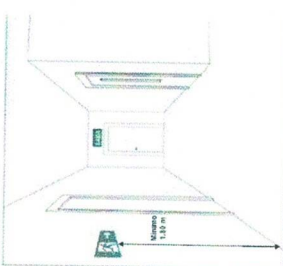

Legenda Sinalização de Emergência:

SINALIZAÇÃO	CÓDIGO	DIMENSÕES MÍNIMAS (mm)	DESCRIÇÃO
	1	150	Proibido Fumar
	2	150	Proibido Consumir Chama
	6	150	Cuidado, risco de incêndio
	13	300x150	Sentido da rota de saída de emergência
	14	300x150	Saída de emergência
	17	300x150	Saída de emergência
	23	150x150	Extintor de incêndio
		NBR 14100	Central predial de GLP
		NBR 14100	Iluminação de emergência símbolo

Proprietário:

E.M.E.I. Pequeno Príncipe
Prefeitura Municipal de Encantado
CNPJ: 88349238/0001-78

Data:

10/12/15

Escala:

José Otávio de Sá Neto
CREA-RS 132.918
jose@das.eng.br

Endereço do Empreendimento:

Rua Eduardo Satler, N° 985, Bairro Nossa Senhora Aparecida,
Encantado, RS

Descrição:

Planta Baixa Pav. Terreo - Situação e Localização

Projeto:

Projeto PPCI

Desenho:

Camila Ocama